

DISTINTA SUPERFICI

- AREE A VERDE DRENANTE
- CORSSELLO CARRAIO IN AUTOBLOCCANTI DRENANTI

AREA TOTALE di rilievo = mq. 2.857,60
 AREA IN CESSIONE = mq. 1.136,12
 SUPERFICIE NETTA LOTTO = mq. 1.721,48

DATI INDICATIVI DI PROGETTO:
 - Area coperta = mq. 523,00



VERIFICA AREA DRENANTE:

- Area lotto = mq. 1.721,48
- Area drenante occorrente: 30% = mq. 516,44
- Area drenante prevista (calcolata a computer)
 - * a verde = mq. 268,87
 - * corsello carraio = mq. 506,00


Totale area drenante prevista = mq. 774,87
 mq. 774,87 > mq. 516,44

PLANIMETRIA CON SCHEMA INDICATIVO DELL'IMPIANTO FOGNARIO DELLA FUTURA EDIFICAZIONE RESIDENZIALE
 scala 1:200


PIANTA PIANO SEMINTERRATO quota - 0,70

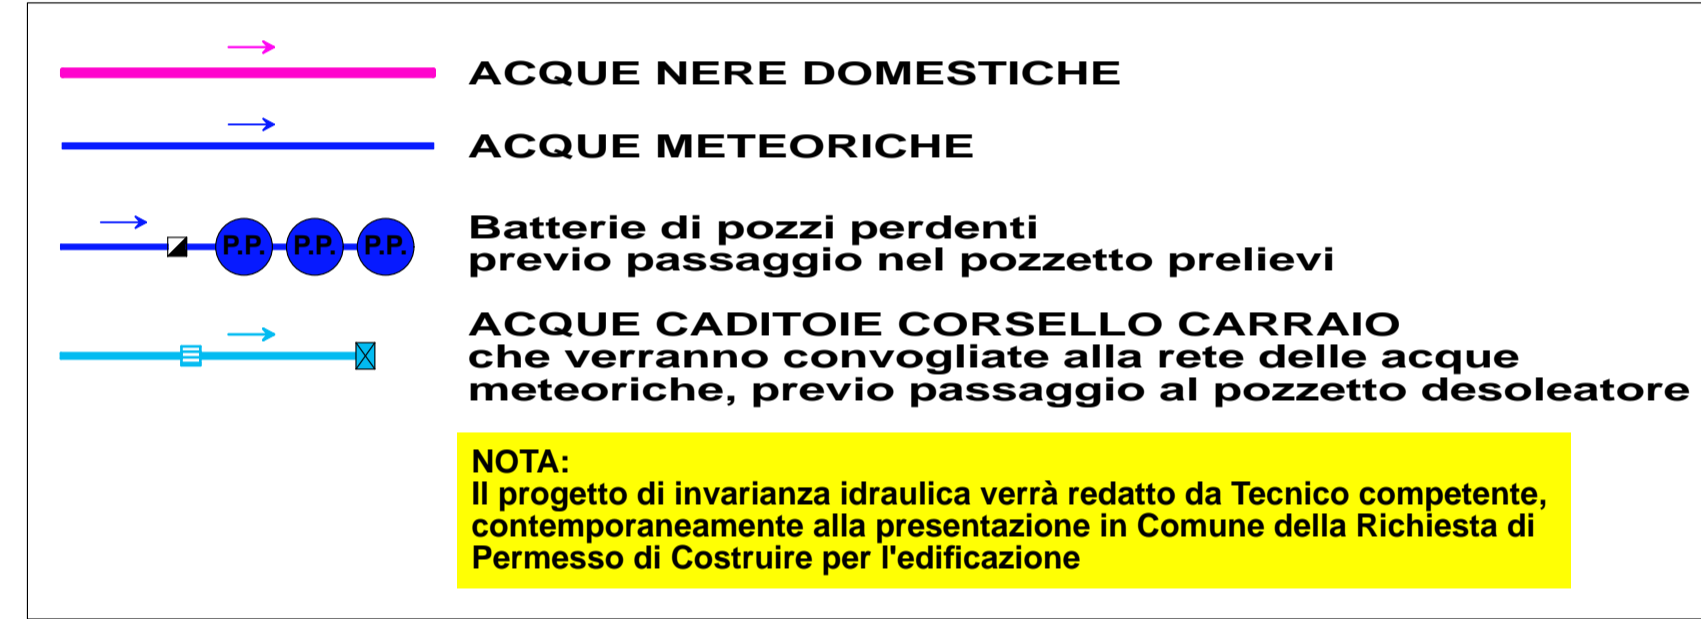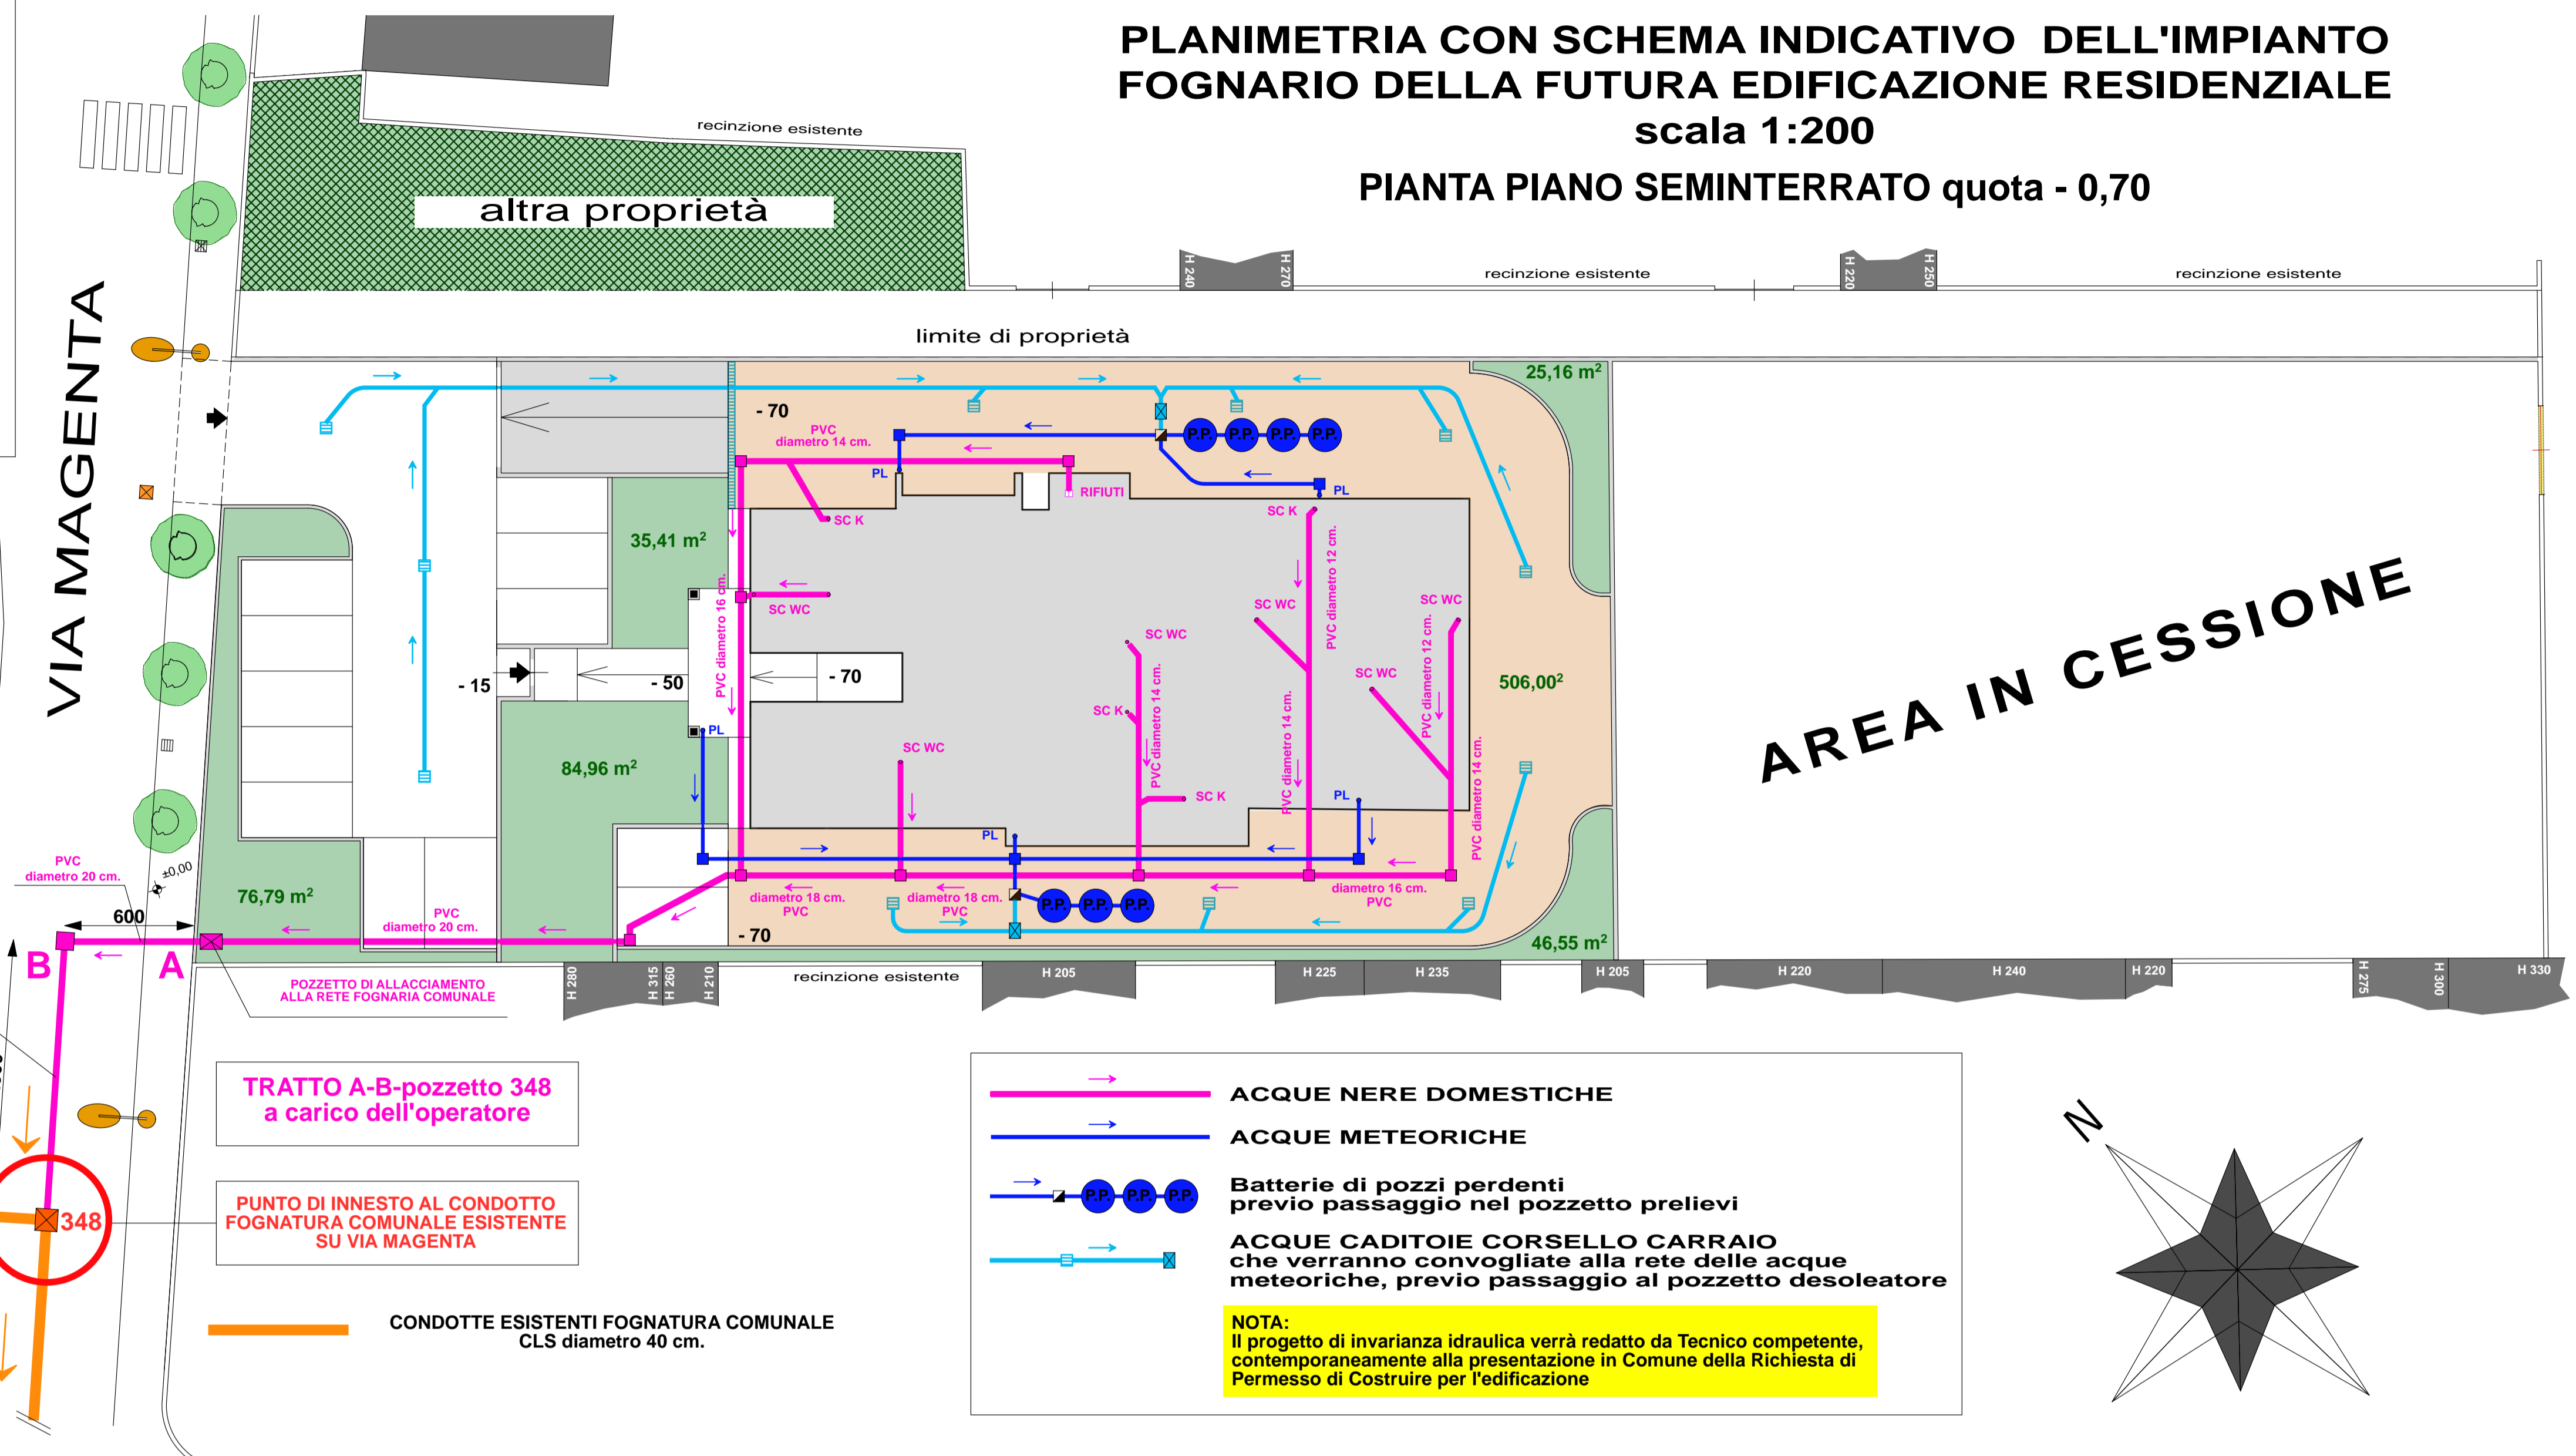


NOTA:
 Il progetto di invarianza idraulica verrà redatto da Tecnico competente, contemporaneamente alla presentazione in Comune della Richiesta di Permesso di Costruire per l'edificazione

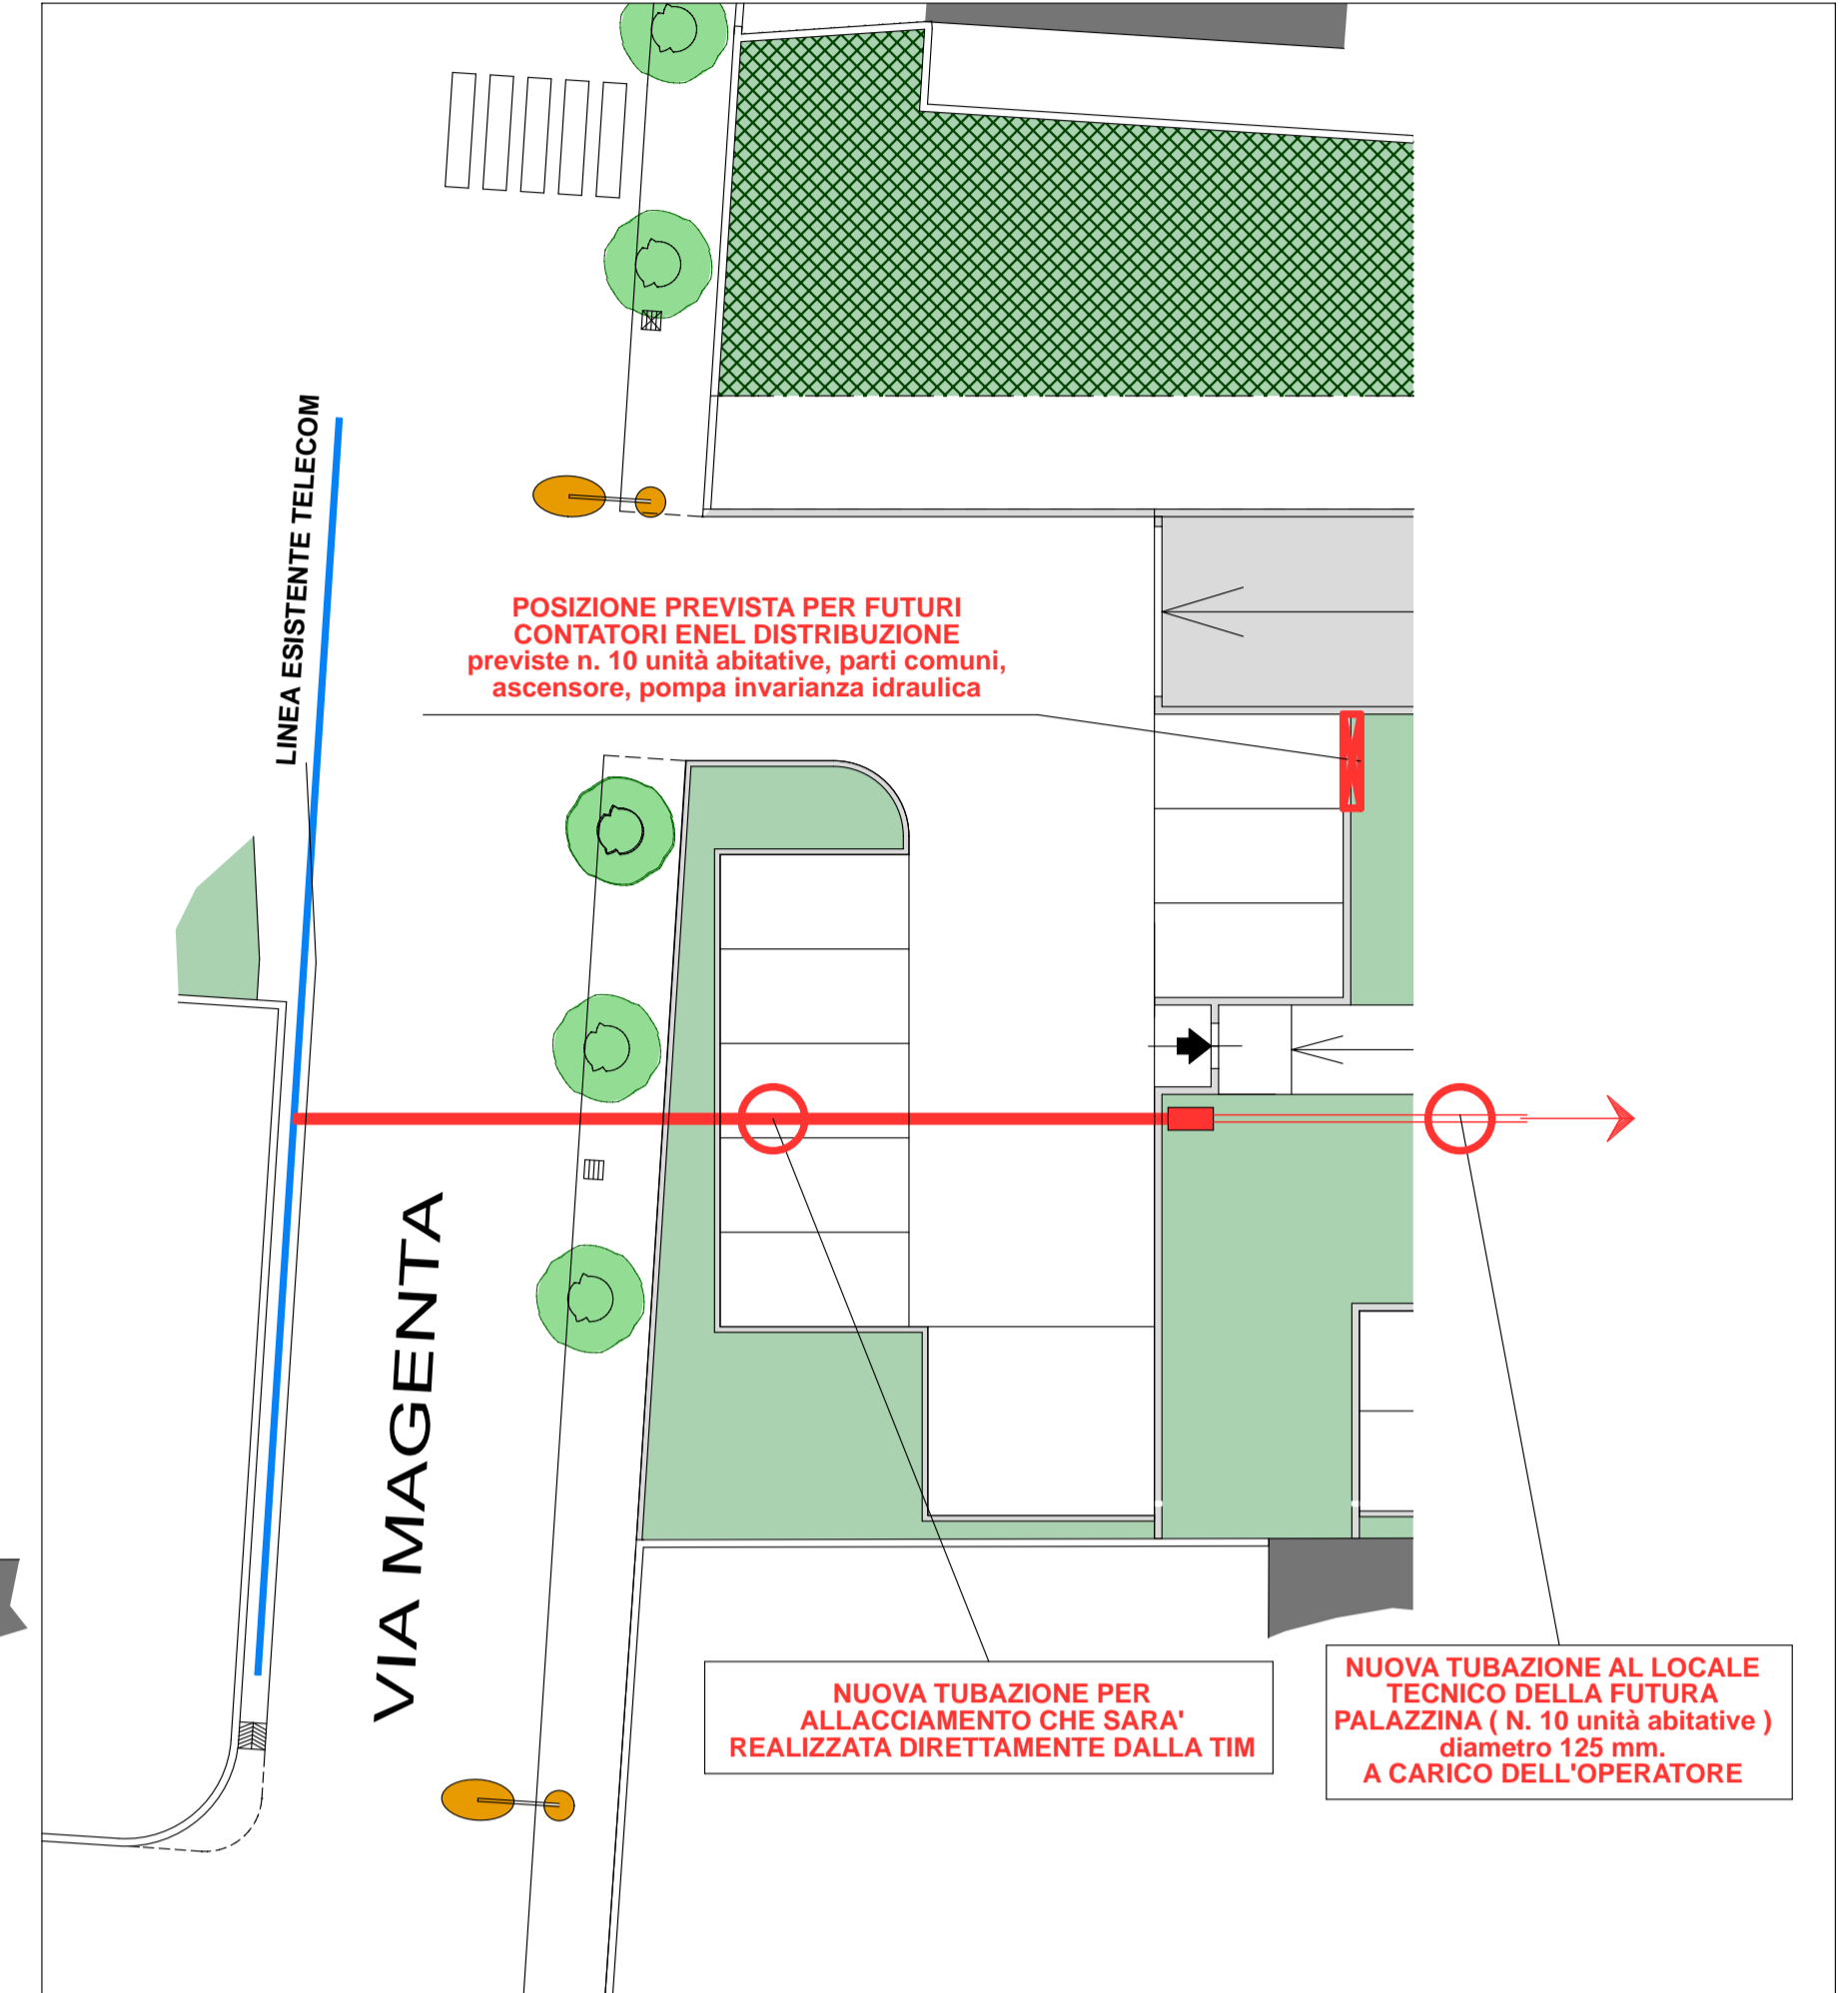

STRALCIO SCHEMA scala 1:200
RETE TIM
 nuovo tratto da realizzare su Via Magenta (posizione indicativa)
 posizione indicativa armadio
 CONTATORI ENEL DISTRIBUZIONE

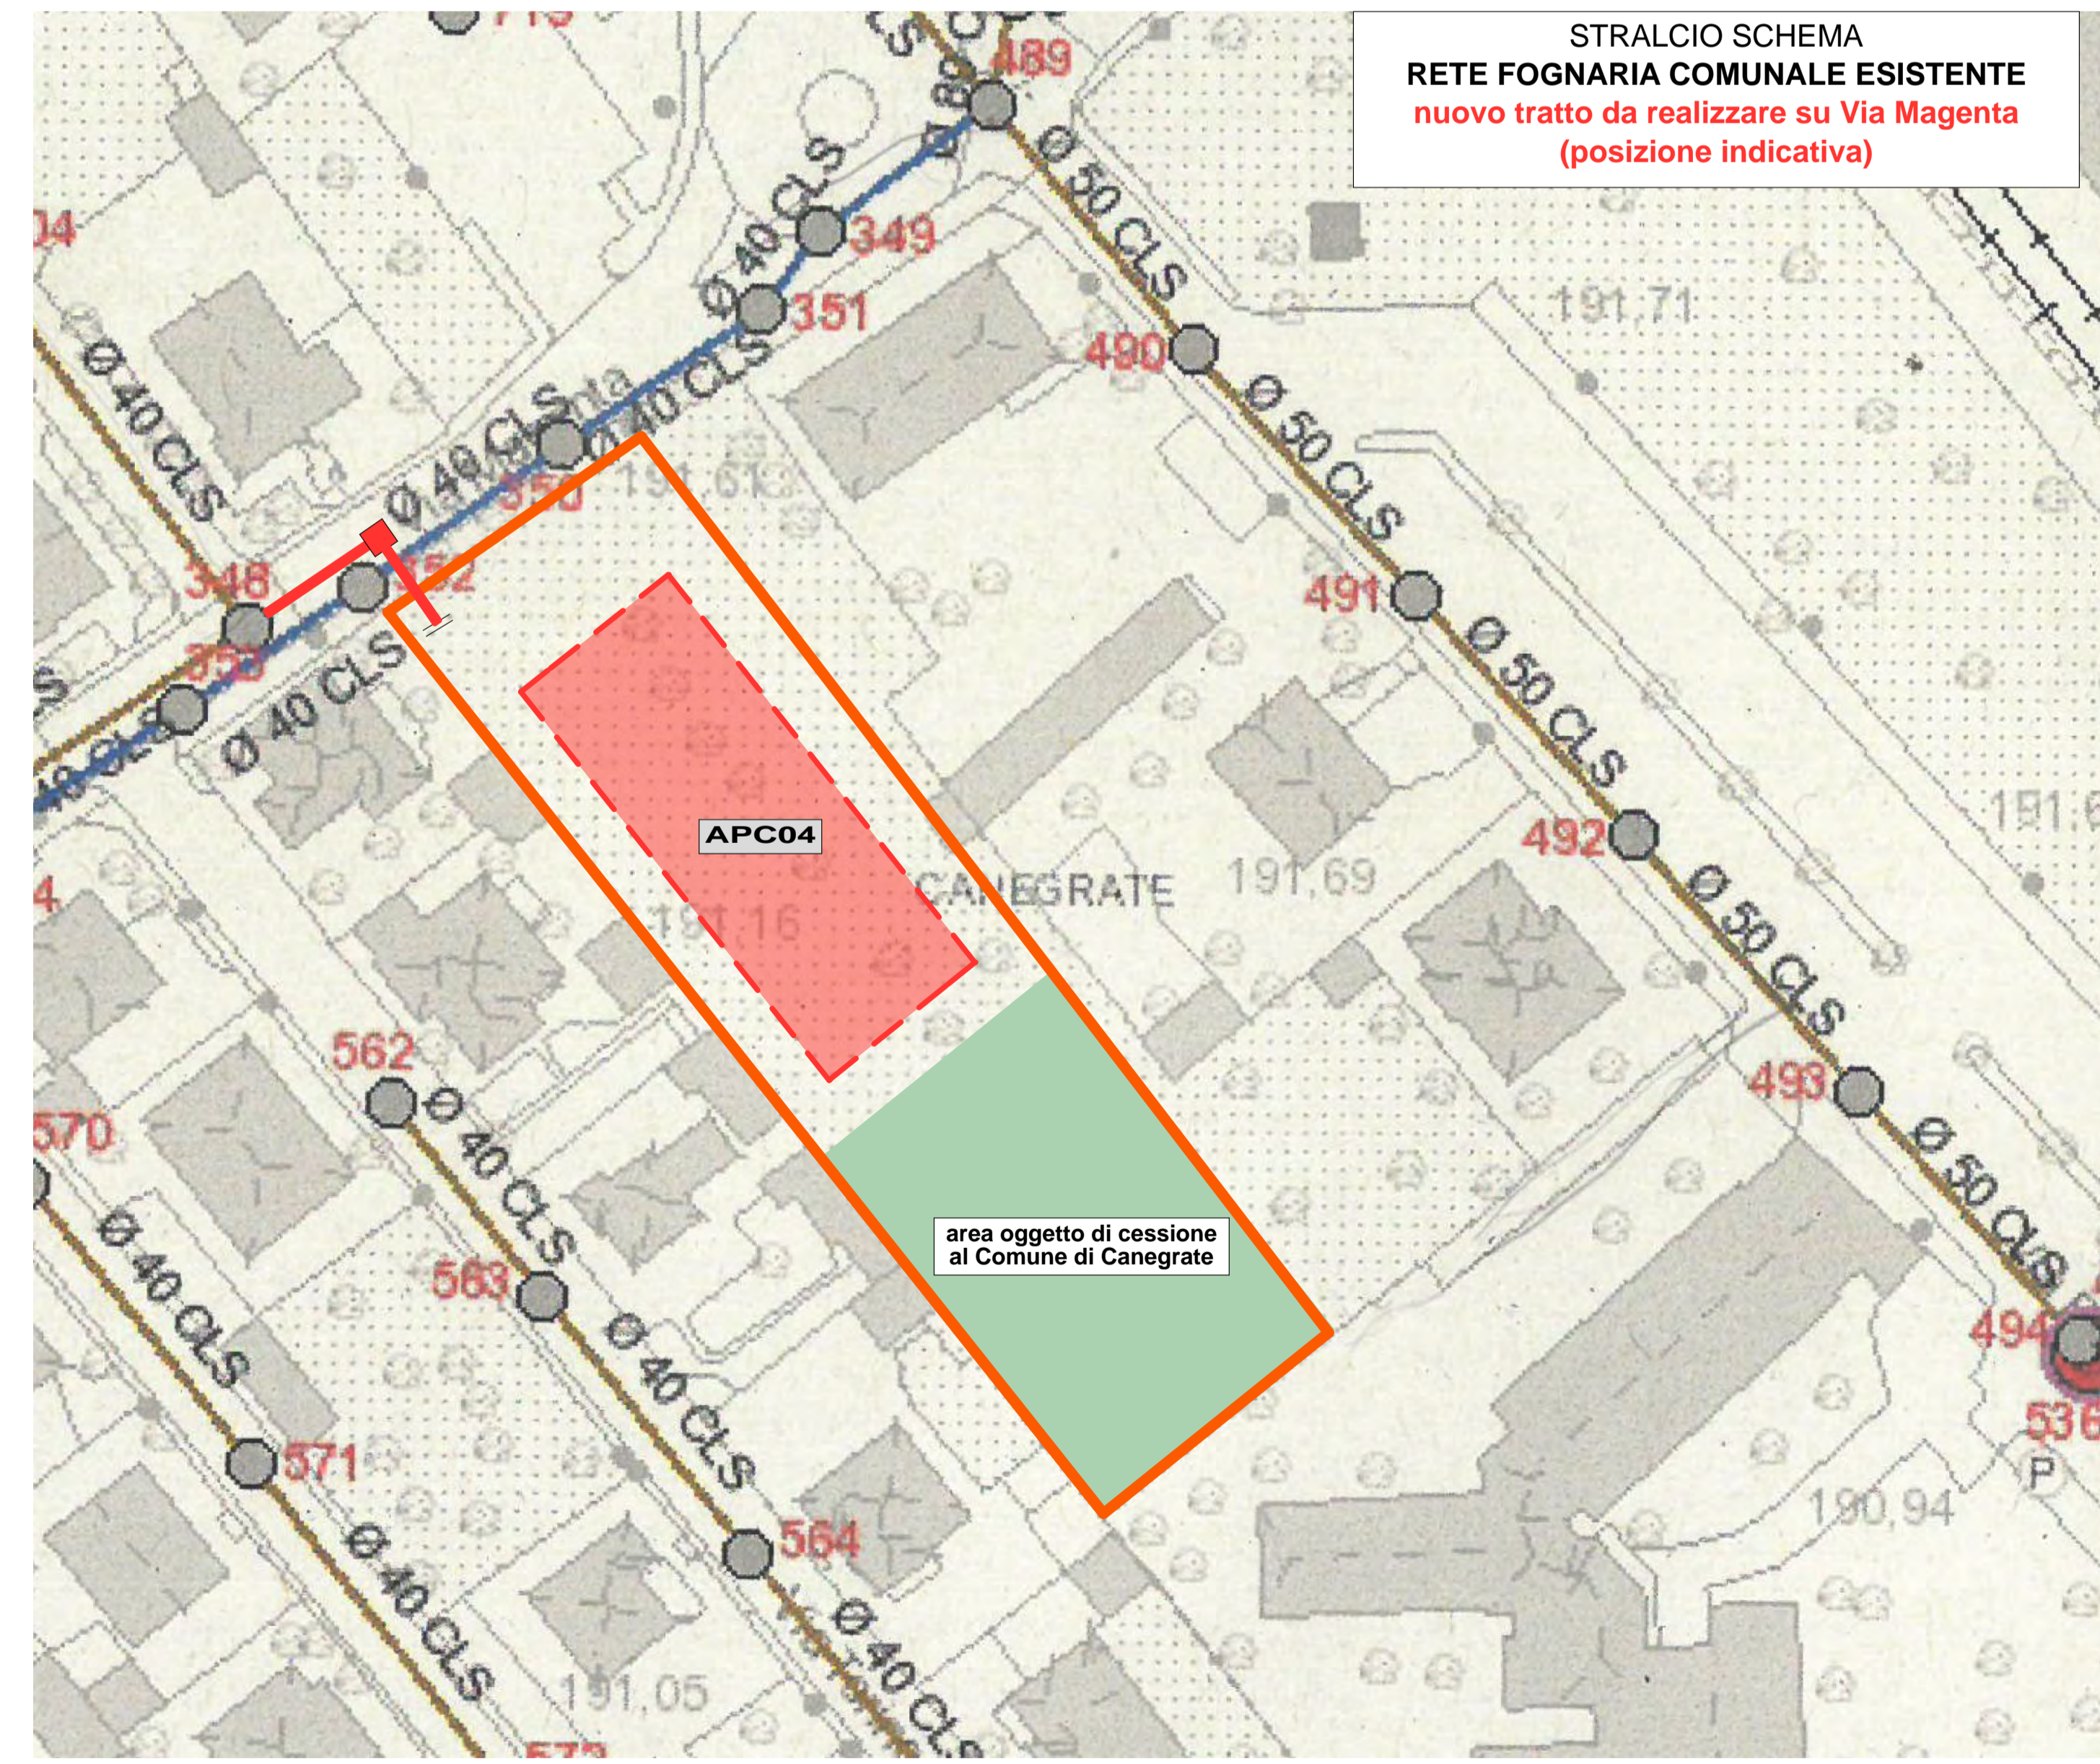

STRALCIO SCHEMA
RETE FOGNARIA COMUNALE ESISTENTE
 nuovo tratto da realizzare su Via Magenta (posizione indicativa)

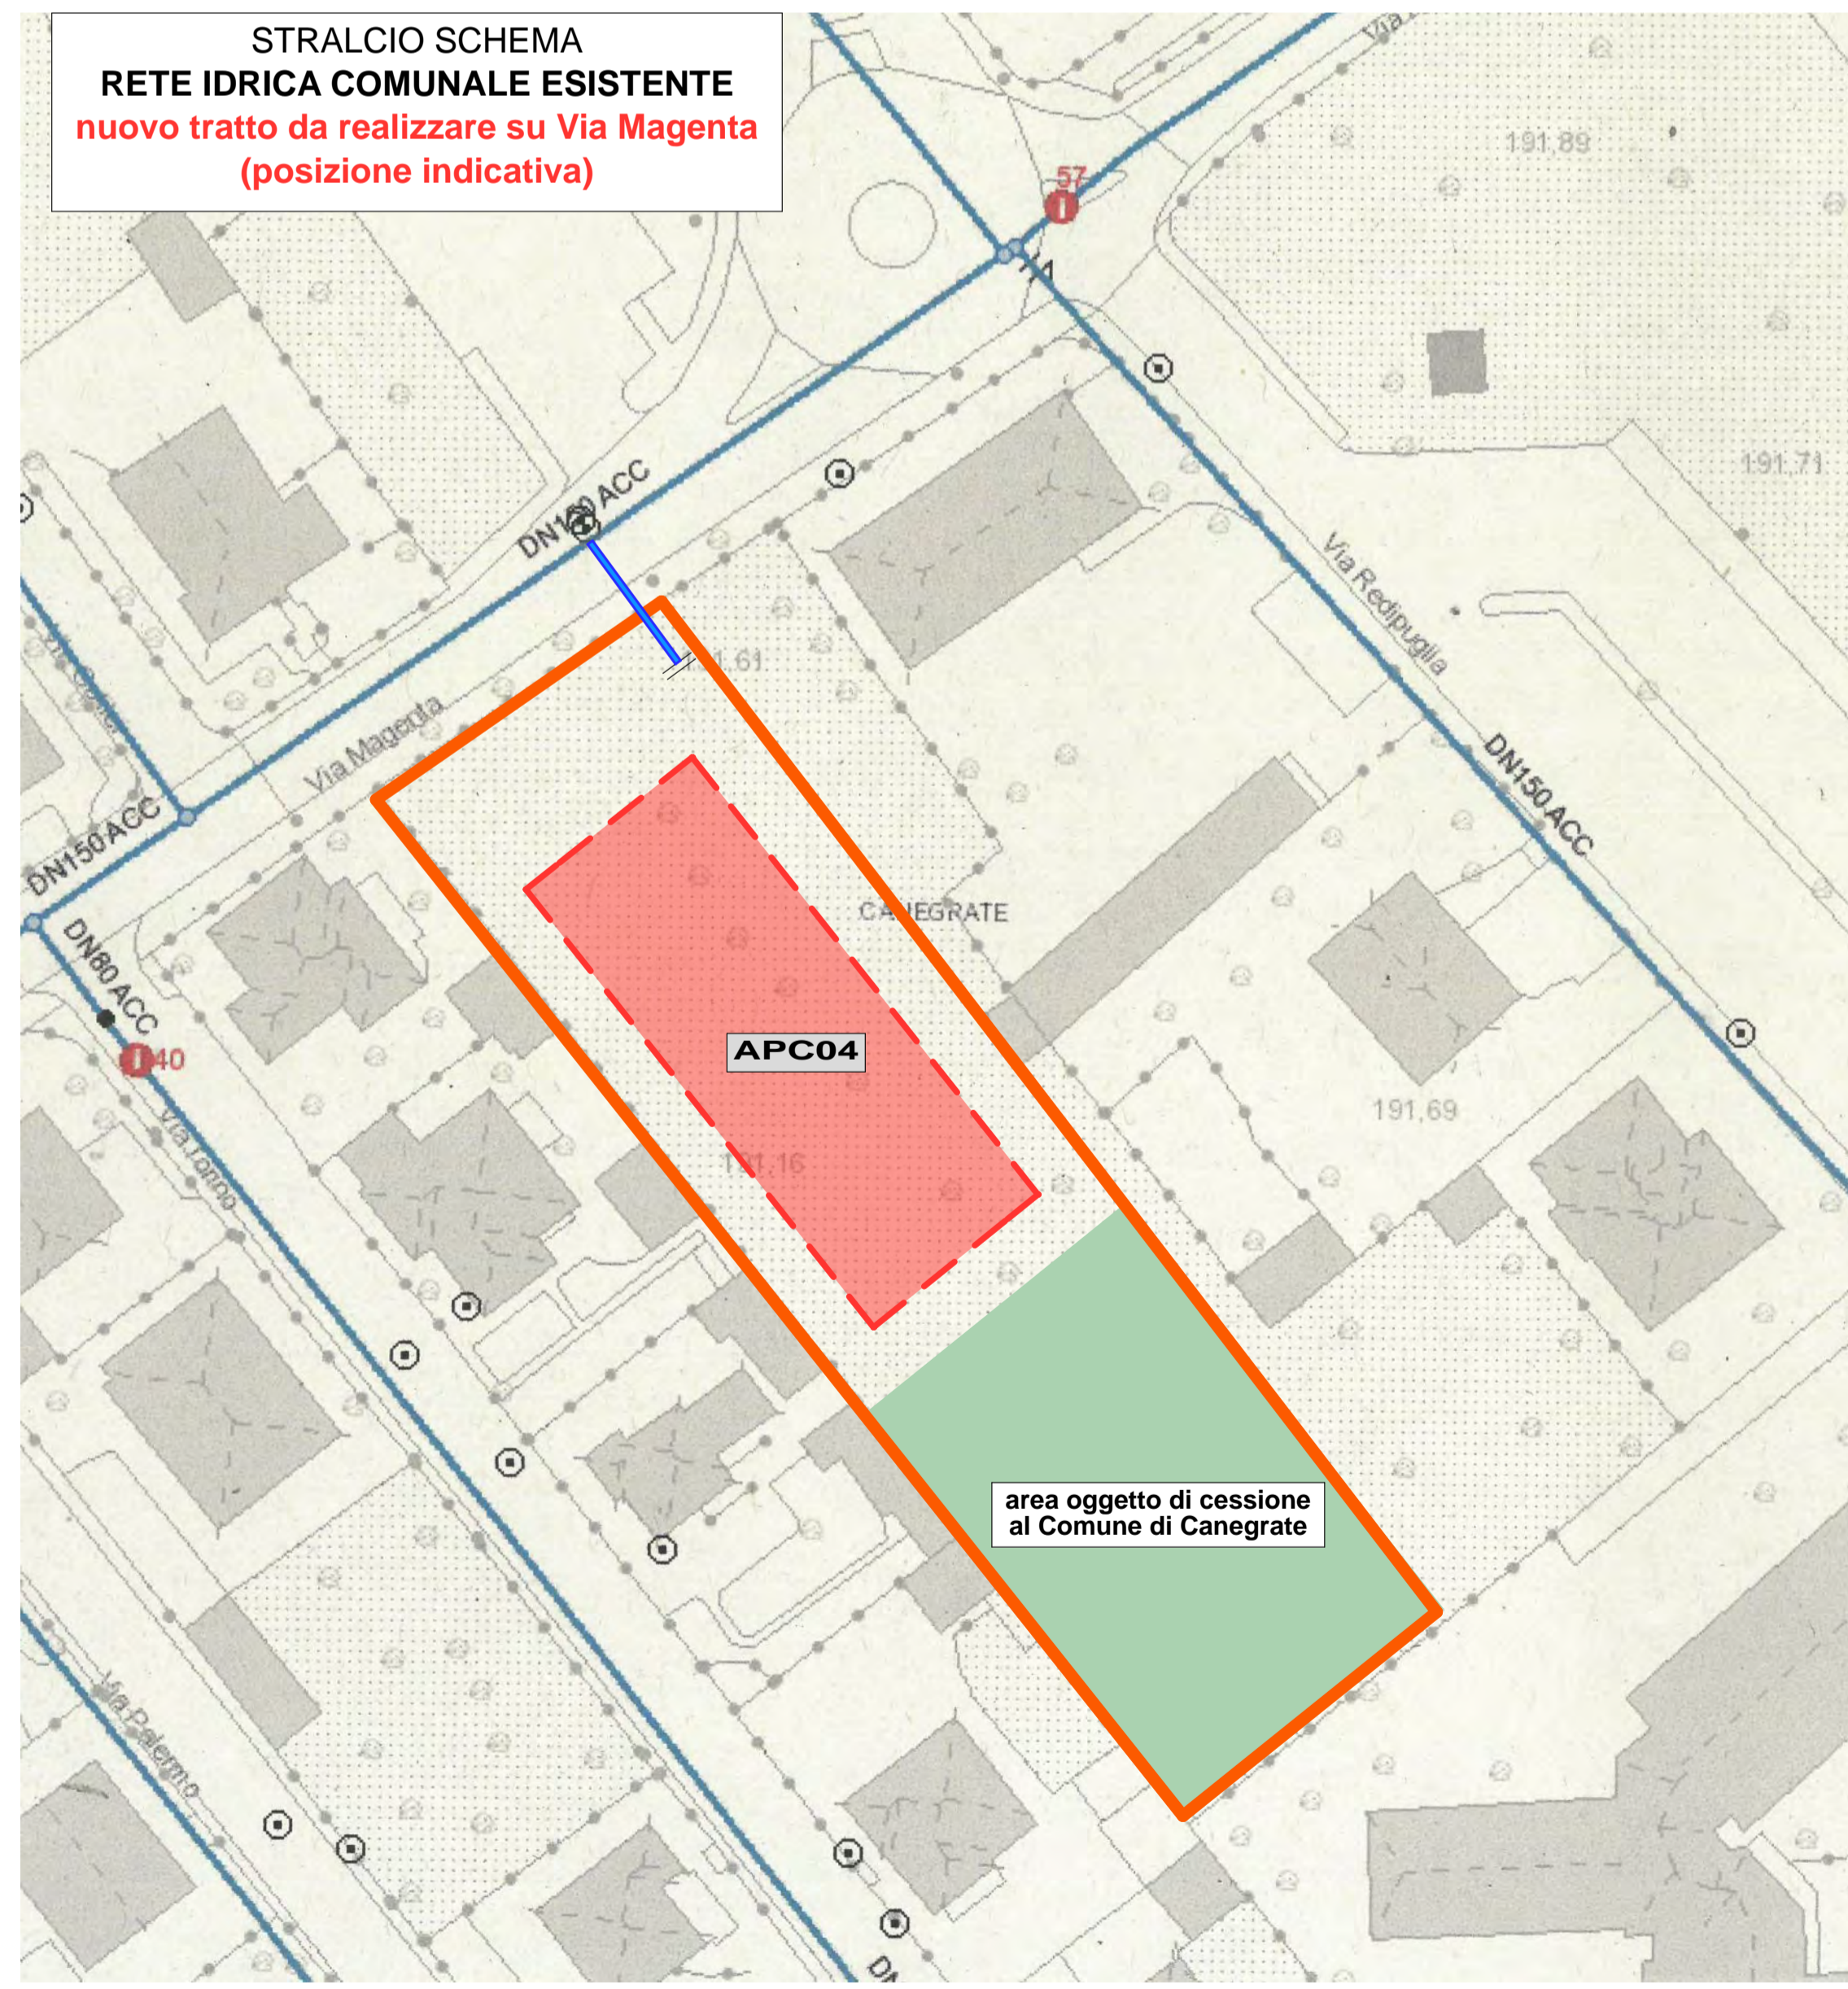

STRALCIO SCHEMA
RETE IDRICA COMUNALE ESISTENTE
 nuovo tratto da realizzare su Via Magenta (posizione indicativa)

STUDIO MONTOLI <small>di Geom. Pietro Paolo ed Arch. Chiara Montoli Via Carlo Porta, 3 - 20039 Canegrate (MI) - TEL. 031/402434 - FAX 031/402913 e-mail: montolipietro@montoli.com - C.F./P.IVA 03369400962</small>		
LA PROPRIETA'		
IL TECNICO		
PIANO ATTUATIVO PER LA REALIZZAZIONE DI APC 04 (AMBITO DI PROGETTAZIONE COORDINATA 04) IN CANEGRATE VIA MAGENTA		
nuovo tratto fognario da realizzare da APC04 al collettore di Via Magenta (posizione indicativa) nuovo tratto rete idrica da realizzare da APC04 alla rete di Via Magenta (posizione indicativa) nuovo allacciamento TIM		
aggiornamento Febbraio 2023 Maggio 2023 Dicembre 2023	Preg.me signora FERRE' ROSALBA C.F.: FRRRLB45C53B593R Via Garibaldi, 27 FERRE' GIUSEPPINA C.F.: FRRGPP52D66E514C Largo Giovane Italia, 2 Canegrate (MI)	Tavola nr. 4
Ottobre 2022	URBANIZZAZIONI RETE FOGNARIA - ACQUEDOTTO - TIM - ENEL DISTRIBUZIONE	scala 1:500